

REGIONE PIEMONTE

PROVINCIA DI CUNEO

COMUNE DI POLONGHERA
COMUNE DI FAULE

NUOVA SCUOLA ELEMENTARE INTERCOMUNALE

PROGETTO ESECUTIVO

PROGETTO:
IMPIANTO
FOTOVOLTAICO
PIANTA PIANO TERRA
SCHEMA UNIFILARE

scala 1: 100


TAV C18 C

D17_012_C18_C

Arch. Fulvio BACHIORRINI
p.tta San Nicola 3 - SALUZZO
tel./fax 0175/46375

Cell.:
Per. Ind. Paolo VINCENTI
c.so IV Novembre 6/b - SALUZZO
tel./fax 0175/240373

PARTICOLARE
CONDUTTURA DORSALE

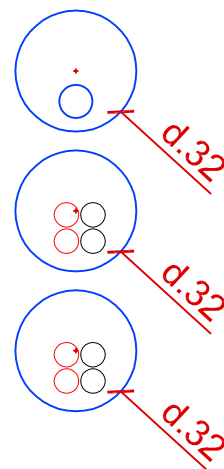


EQU. STRUTTURA cavo N07V-K 1x16mm²
STRINGA 1.1 cavi FG7M2 2x(1x6mm²) [+1.1 / -1.1]
STRINGA 1.2 cavi FG7M2 2x(1x6mm²) [+1.2 / -1.2]
STRINGA 1.3 cavi FG7M2 2x(1x6mm²) [+1.3 / -1.3]
STRINGA 1.4 cavi FG7M2 2x(1x6mm²) [+1.4 / -1.4]
RACCOLTA CAVI DI STRINGA PER DISCESA AL PIANO TERRA
CONDUTTURA DORSALE INCASSATA A PARETE

Parte esclusa
dal progetto



PARTICOLARE
CONDUTTURA DORSALE

SU RECINZIONE LIMITE DI PROPRIETA'

Particolare installazione quadri ed inverter - vista frontale

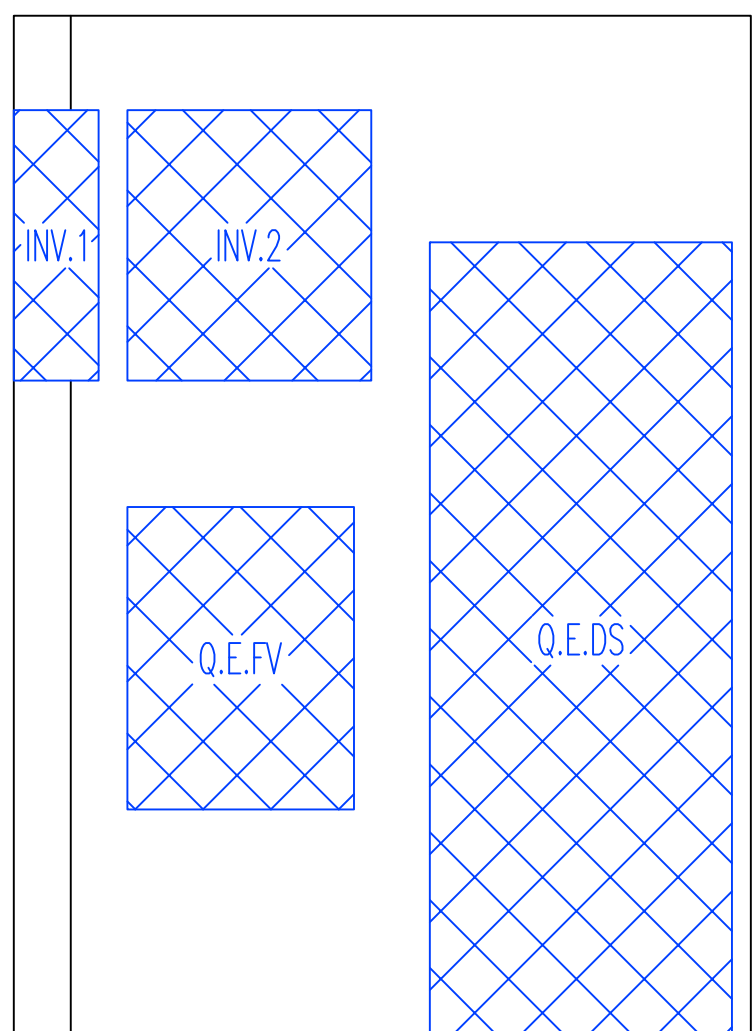

Particolare installazione quadri ed inverter - pianta

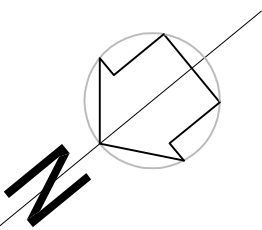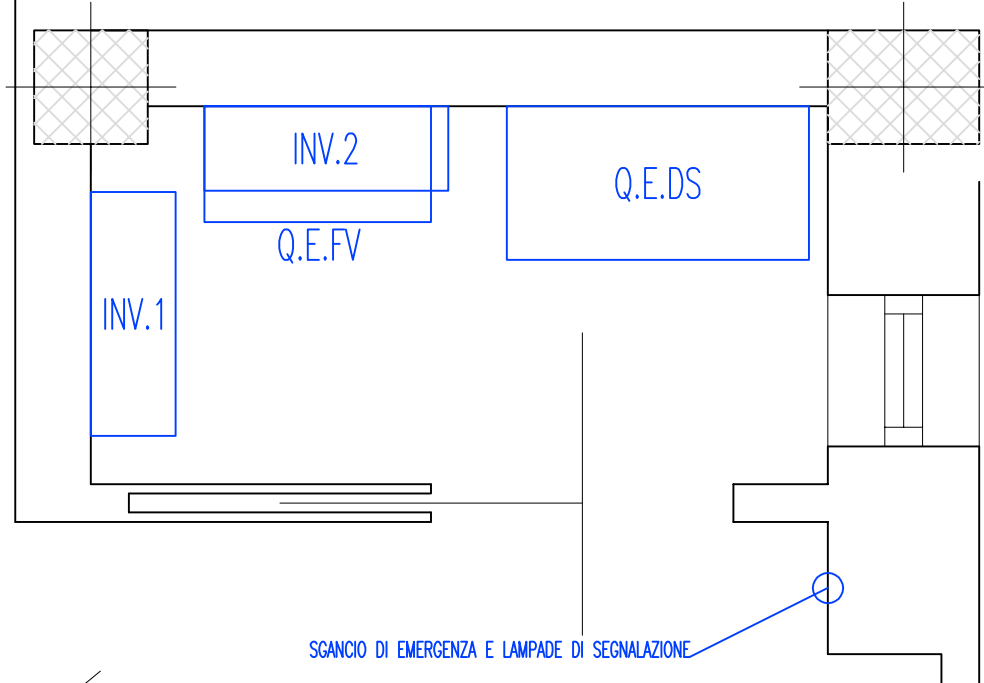

Parte esclusa
dal progetto

EQU. STRUTTURA cavo N07V-K 1x16mm²
STRINGA 2.1 cavi FG7M2 2x(1x6mm²) [+2.1 / -2.1]
STRINGA 2.2 cavi FG7M2 2x(1x6mm²) [+2.2 / -2.2]
STRINGA 2.3 cavi FG7M2 2x(1x6mm²) [+2.3 / -2.3]
RACCOLTA CAVI DI STRINGA PER DISCESA AL PIANO TERRA
CONDUTTURA DORSALE INCASSATA A PARETE